

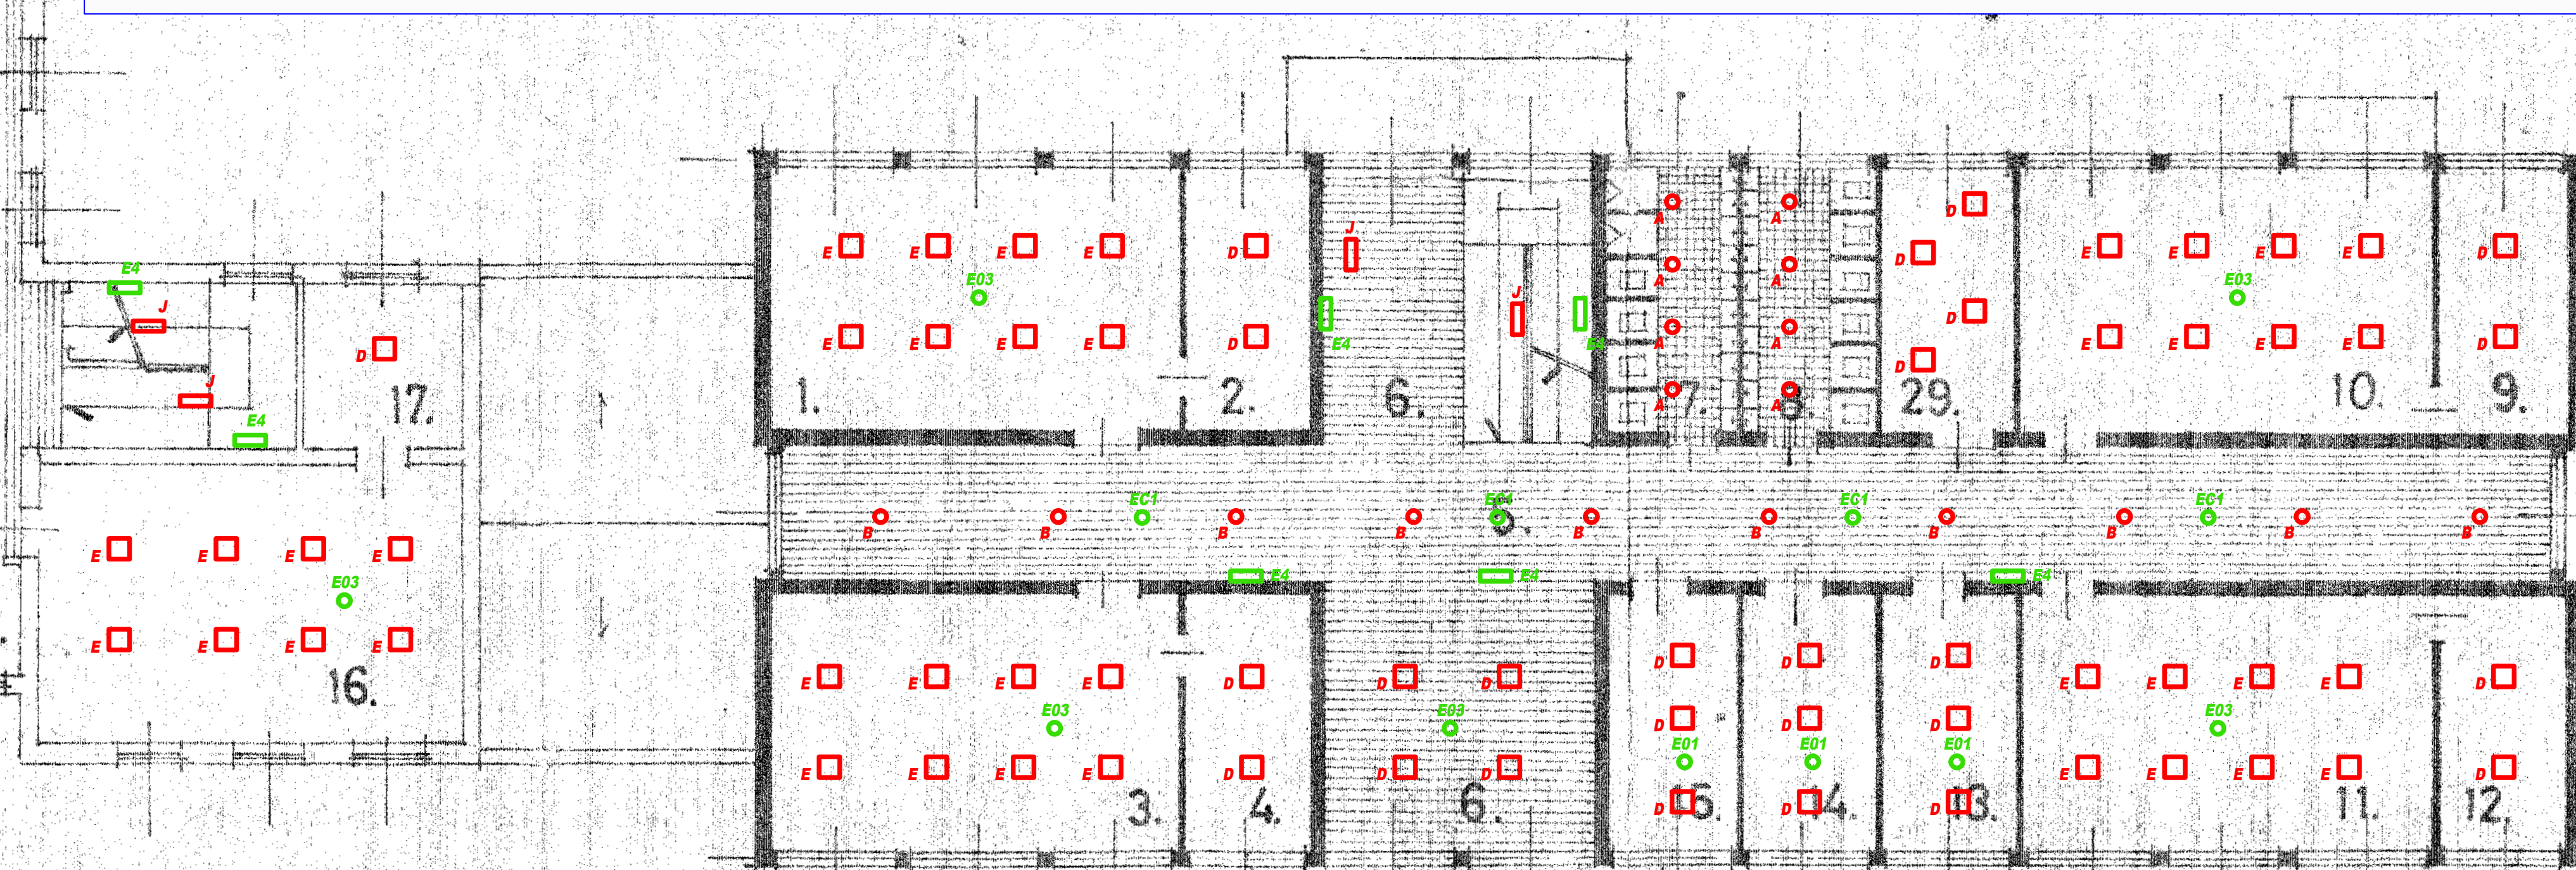


Temat: <i>Dobór i wymiana instalacji oświetlenia na energooszczędne Zespół Przedszkolno-Szkolny w Kluczewsku</i>		Rys: E-1	
Adres: <i>Komomiki 7, gmina Kluczewsko</i>		Skala: 1:100	
Inwestor: <i>Gmina Kluczewsko ul. Spółdzielcza 12 29-120 Kluczewsko woj. świętokrzyskie</i>			
Branża:	Elektryczna	Stadium:	Projekt Budowlano-Wykonawczy
Tytuł rysunku:	Rzut piwnicy - inst. elektryczne	kwiecień 2018	Podpis:
Projektował:	Bogdan Zajęczkowski	GP.II-63/26/75	Data:
Opracował:			

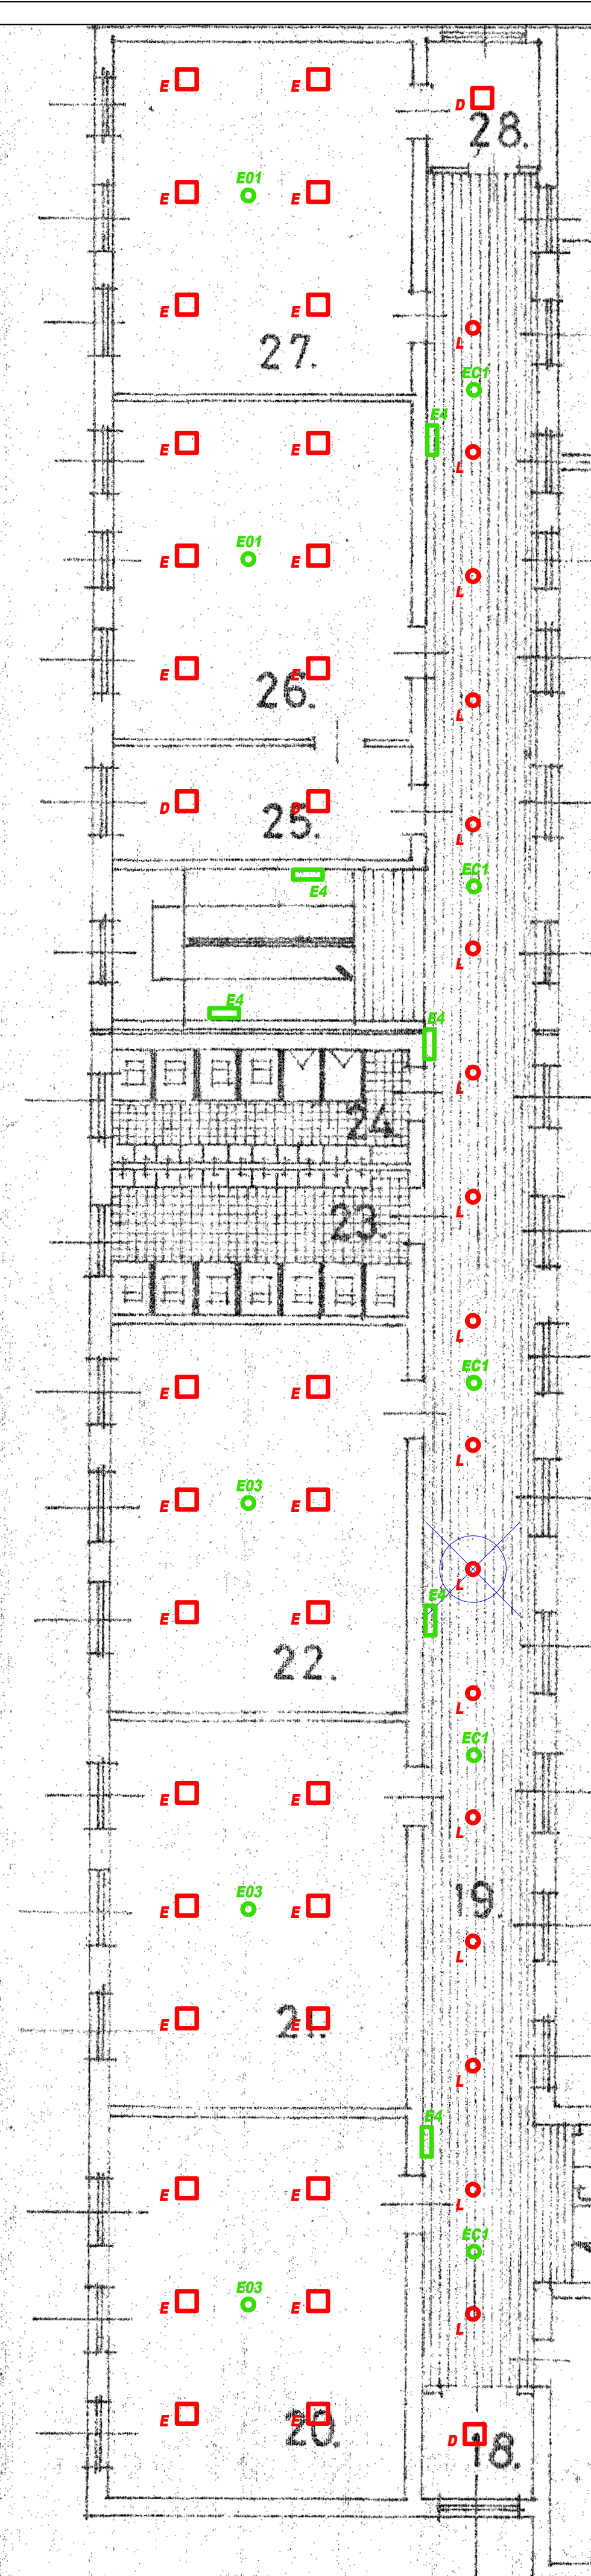

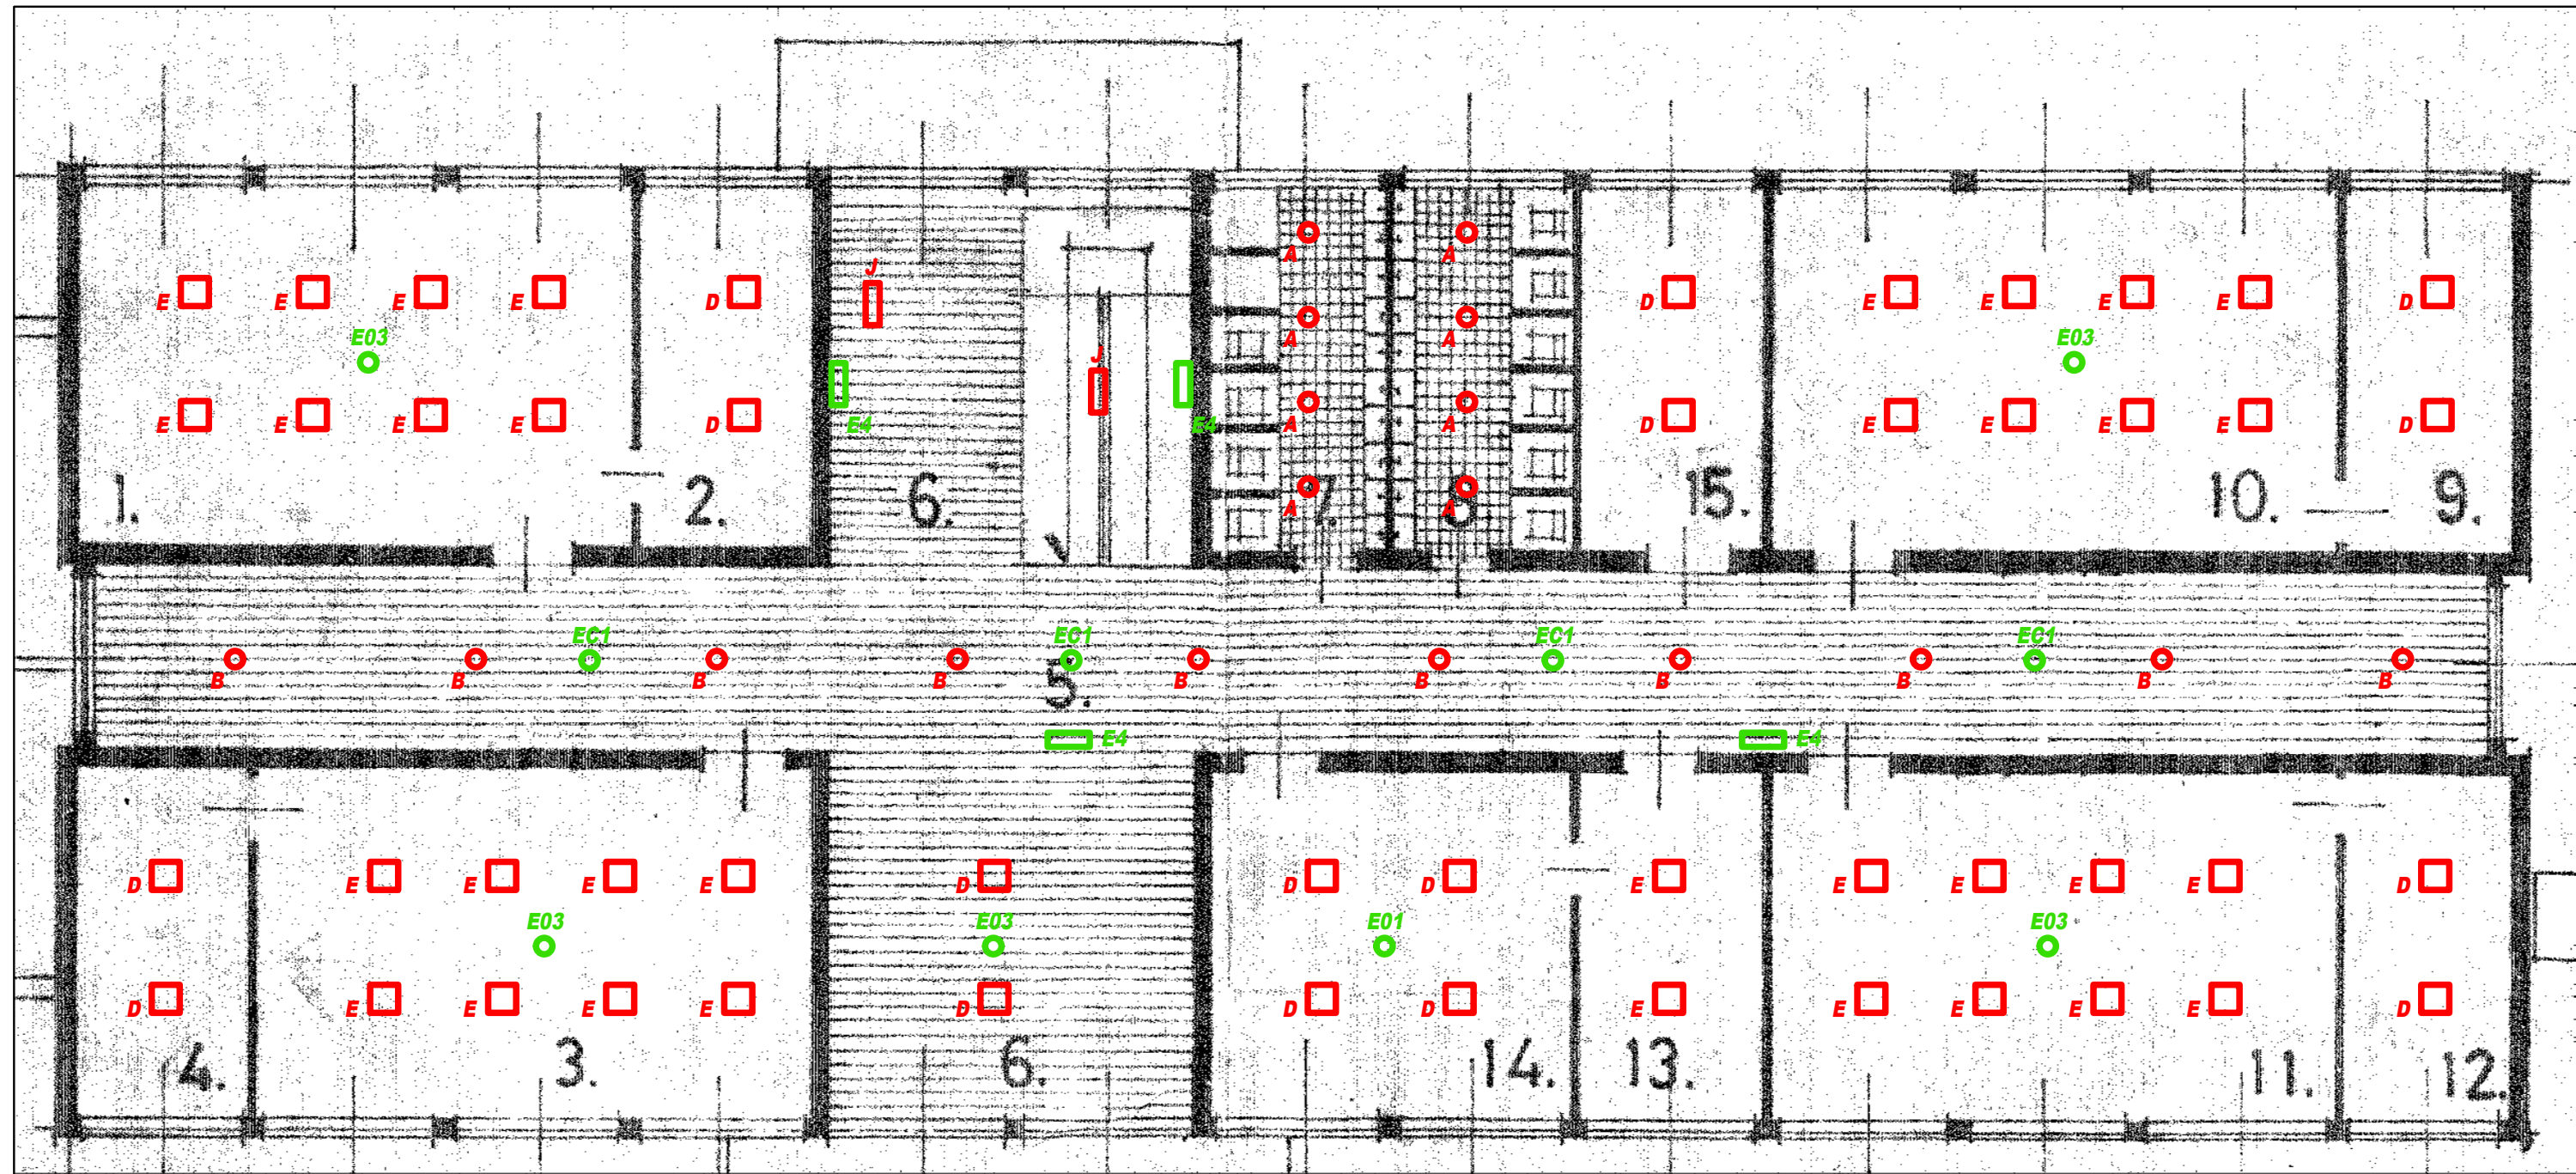

Temat: Dobór i wymiana instalacji oświetlenia na energooszczędne Zespół Przedszkolno-Szkolny w Kluczewsku		Rys: E-4	
Adres: Komoniki 7, gmina Kluczewsko		Skala: 1:100	
Inwestor: Gmina Kluczewsko ul. Spółdzielcza 12 29-120 Kluczewsko woj. świętokrzyskie		Stadium: Projekt Budowlano-Wykonawczy	
Branża: Elektryczna		Tytuł rysunku: Rzut piętra 2 - inst. elektryczne	
Projektował: Bogdan Zajączkowski		Data: kwiecień 2018	
Opracował:		Podpis: GP.II-63/26/75	